


PIANTA PIANO RIALZATO

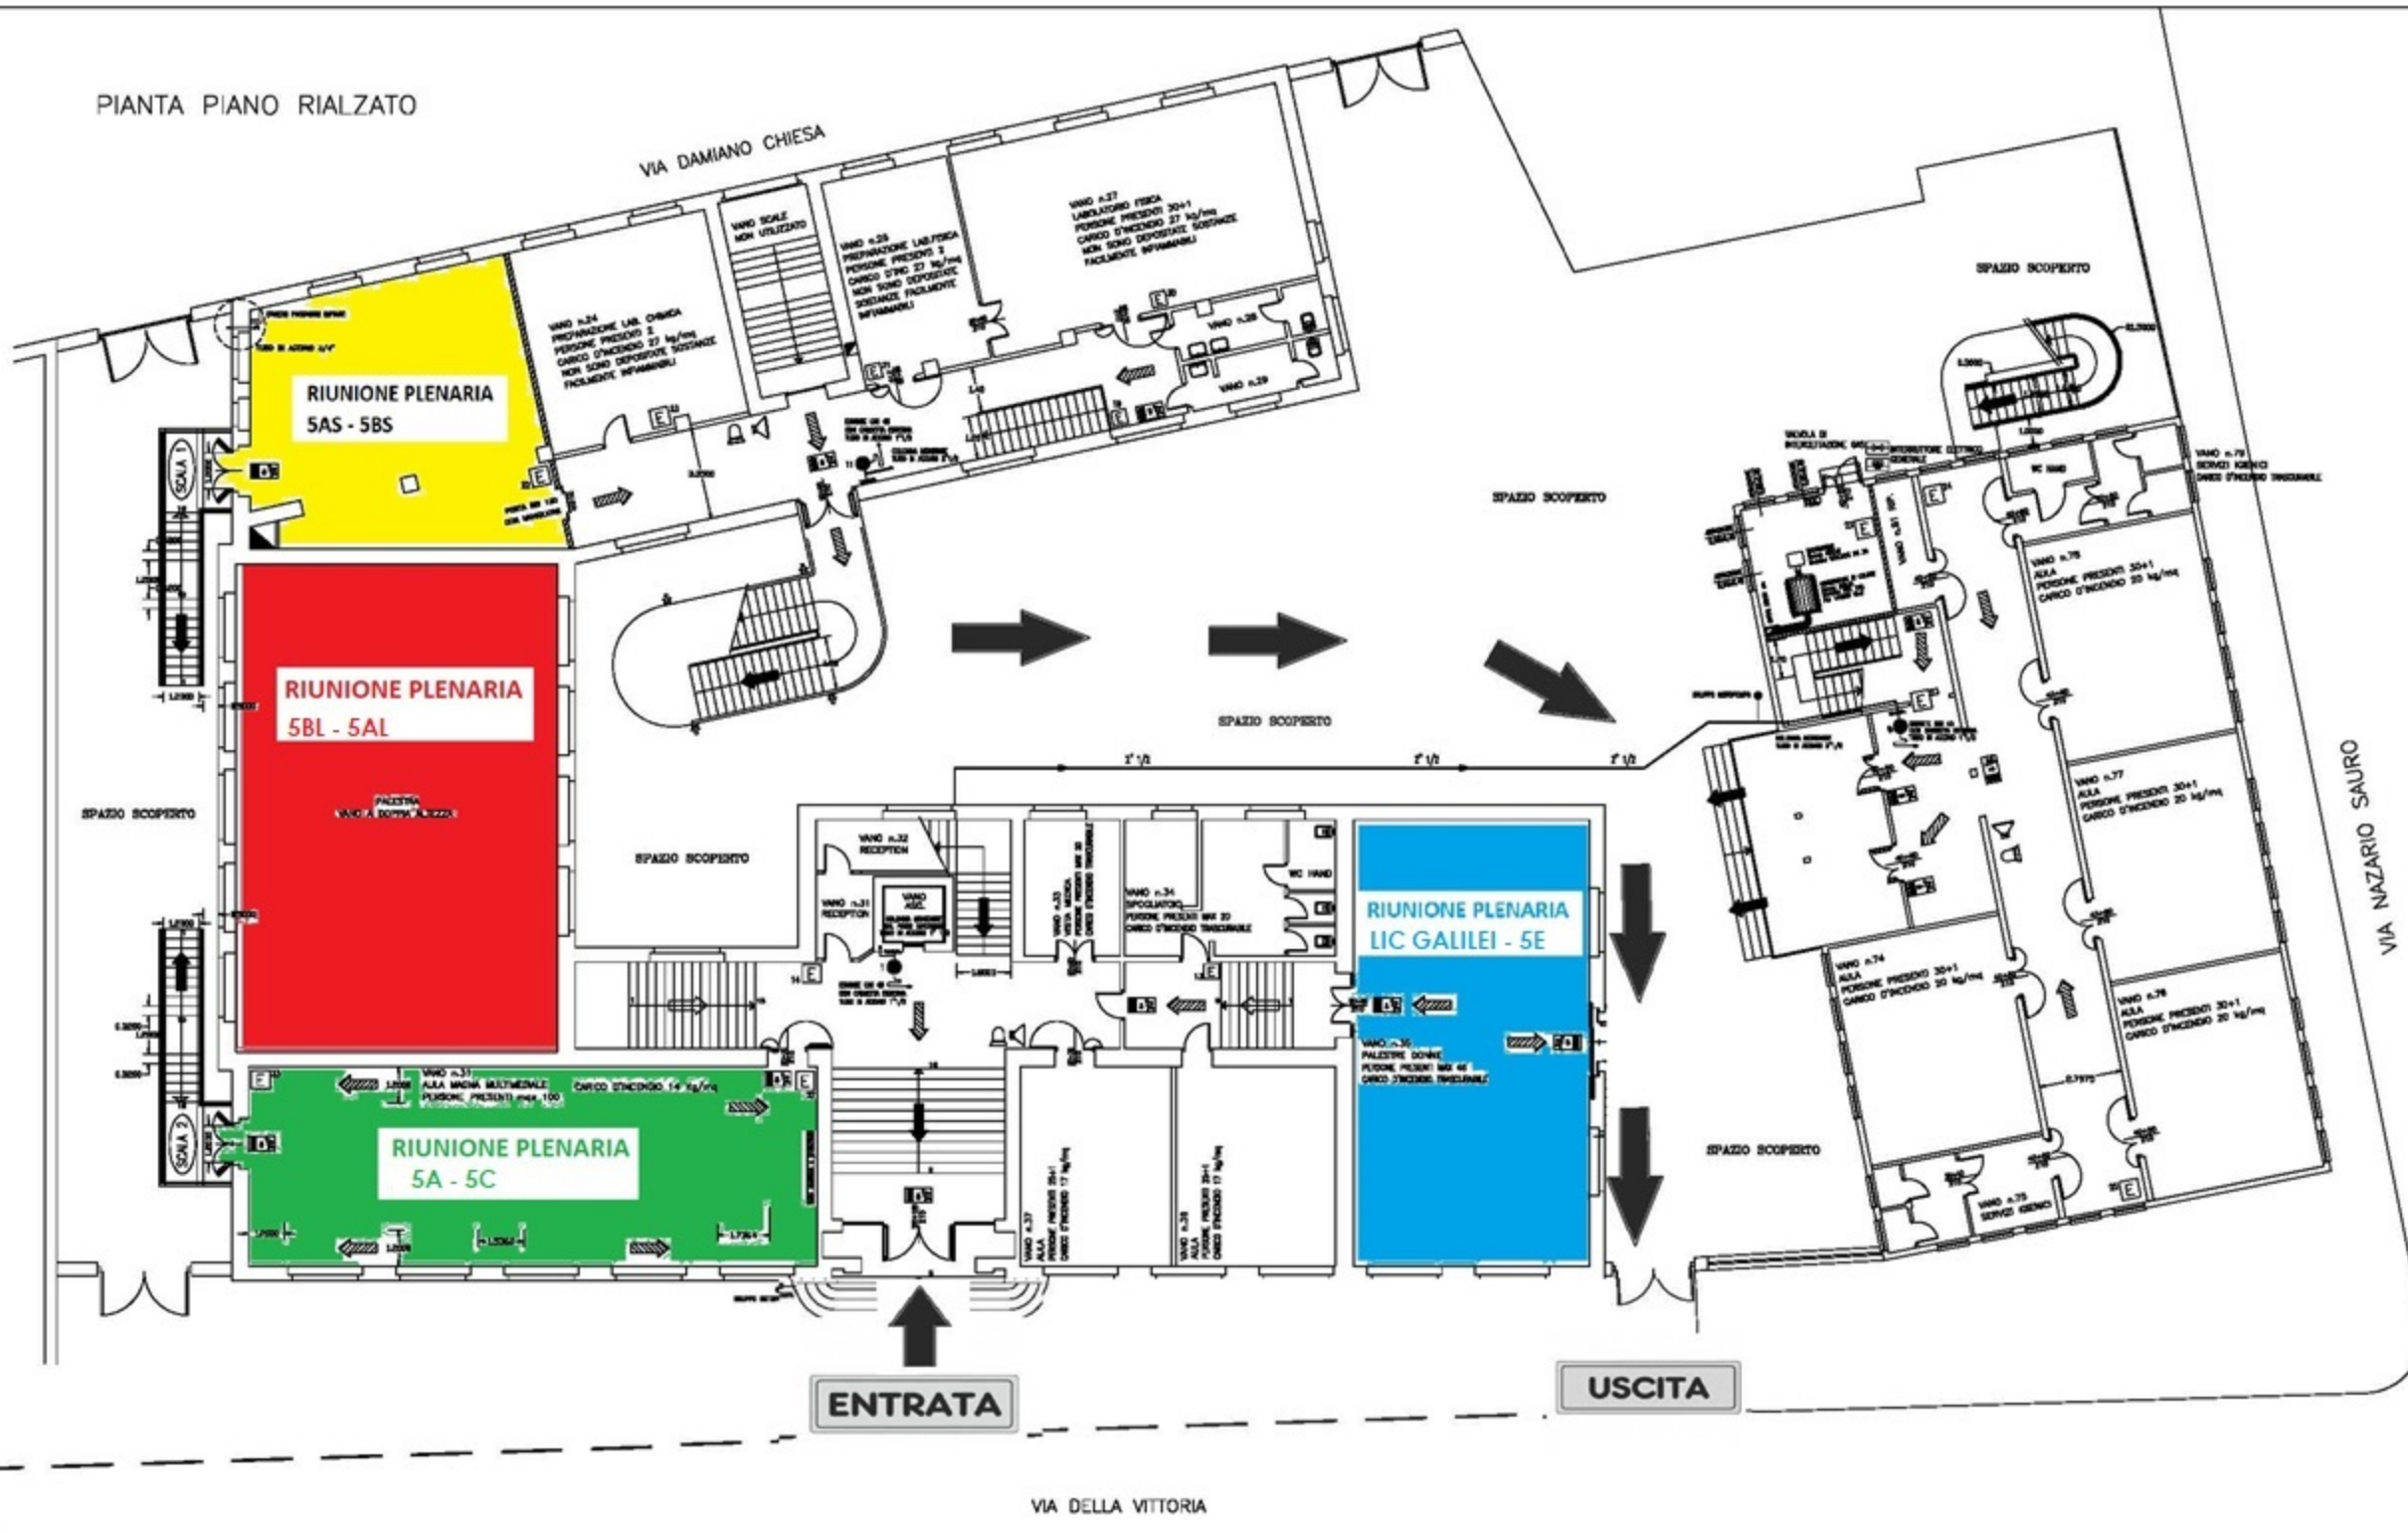

LEGENDA SIMBOLI ANTINCENDIO

- PERICOLO DI UGUA ORIZZONTALE
- PERICOLO DI UGUA VERTICALE IN ALTO
- PERICOLO DI UGUA VERTICALE IN BASSO
- PORTA RESISTENTE AL FUOCO
- ESTINGUERE PORTABILE A POLVERE (SENZA CARICHI ESTINGUENTI "L34" E "T800")
- ATTACCO PER AUTOPOMPA SERRANDA 100/70
- SERRANDA A GIURO, SENZ'ALZARE, FISSABILE DA 20 MM A LARGHA 100/45
- MANICATA ARII DIMENSIONE 100/100/100
- MANICATA ARII DIMENSIONE 100/100/100

LEGENDA SIMBOLI IMPIANTO ELETTRICO

- QUADRO ELETTRICO
- QUADRO SERRANDA E SERRANDA SERRANDA (PERICOLO DI UGUA VERTICALE IN ALTO) (PERICOLO DI UGUA VERTICALE IN BASSO) (PERICOLO DI UGUA VERTICALE IN ALTO) (PERICOLO DI UGUA VERTICALE IN BASSO)
- PALCATE DI SERRANDA DI EMERGENZA
- CAMPANELLA SERRANDA
- ALTOPARLANTE
- SERRANDA DI UGUA
- SERRANDA DI UGUA

PROVINCIA DI TERNI
 - Ufficio Tecnico -
 - Servizio Edilizia -


ELABORATI GRAFICI RELATIVI ALLE ATTIVITA' SOGGETTE AL CONTROLLO DEI VIGILI DEL FUOCO AI SENSI DEL D.M. 16-02-1982

LICEO SCIENTIFICO "R. DONATELLI" TERNI

PRATICA V.V.F. n. 1638
 Variante al progetto approvato con Prot. n. 17905 del 29 Ago 2005

CAT. I	PROGETTO ANTINCENDIO PIANTA PIANO RIALZATO	Tav. 2
GRUPPO DI LAVORO:		Scala 1/100 Plot 10/1
Resp. del Progettamento ARCH. S. BORGHI		Il Dirigente del Servizio ARCH. S. VENTI
Progetto grafico Antincendio ARCH. S. BORGHI Per. Ing. F. BOLLI		

PIANTA PIANO SECONDO

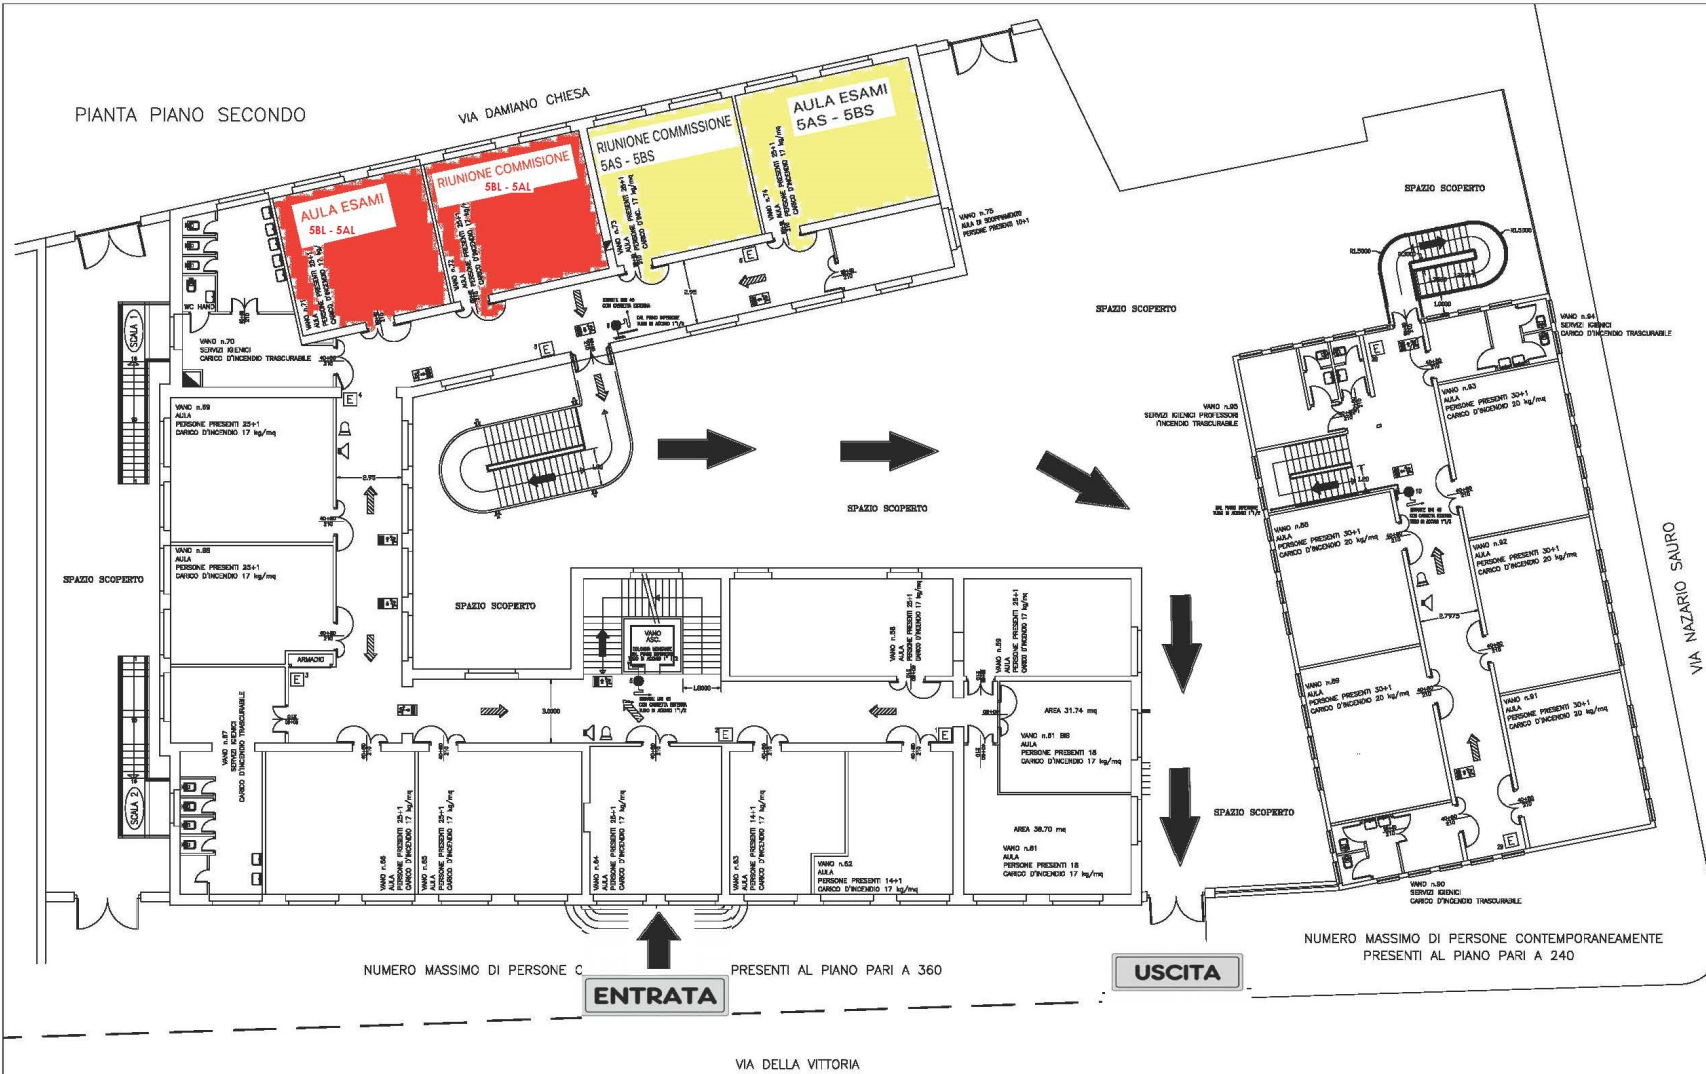

LEGENDA SIMBOLI ANTINCENDIO

- PERICOLO DI UCCISIONE ORIZZONTALE
- PERICOLO DI UCCISIONE VERTICALE
- PERICOLO DI UCCISIONE VERTICALE E ORIZZONTALE
- PORTA RESISTENTE AL FUOCO
- ESTINGUITORE PORTATILE A POLVERE CON CARICHI ESTERMINI "3A1" E "3A2"
- ATTACCO PER AUTOMATICA SEMPLICE LINE 70
- SERRANDE A BARRI CON TUBERAZIONE FLESSIBILE DA 25 MM DI LARGHEZZA DA 100 O 125
- SERRANDE A BARRI CON TUBERAZIONE FLESSIBILE DA 25 MM DI LARGHEZZA DA 100 O 125

LEGENDA SIMBOLI IMPIANTO ELETTRICO

- QUADRO ELETTRICO
- CORDA ELETTRICHE E SERRAMENTI SOTTO ALTESSA DA 2500 MM AL DI SOPRA DI 2500 MM
- PULSANTE O BORDO DI EMERGENZA
- CANCELLI ELETTRICI
- ALTOPARLANTE
- RETICOLAZIONE OTTICA DI FUMO
- SERRAMENTI A ESTINGUERE A ATTIVAZIONE AUTOMATICA

PROVINCIA DI TERNI
- Ufficio Tecnico -
- Servizio Edilizia -



ELABORATI GRAFICI RELATIVI ALLE ATTIVITA' SOGGETTE AL CONTROLLO DEI VIGILI DEL FUOCO AI SENSI DEL D.M. 16-02-1982

LICEO SCIENTIFICO "R. DONATELLI" TERNI


PRATICA V.V.F. n. 1638
Variante al progetto approvato con Prot. n. 17905 del 29 Ago 2005

CAT. I	PROGETTO ANTINCENDIO	Tav. 4
	PIANTA PIANO SECONDO	Scala 1/100 Plot 10/1
GRUPPO DI LAVORO:		
Resp. del Proseguimento ARCH. S. BORGHI		
Progetto grafico Antincendio ARCH. S. BORGHI Per. Ind. F. MOZZA		
Il Dirigente del Servizio ARCH. D. VENTI		

NUMERO MASSIMO DI PERSONE C PRESENTI AL PIANO PARI A 360

NUMERO MASSIMO DI PERSONE CONTEMPORANEAMENTE PRESENTI AL PIANO PARI A 240

PIANTA PIANO PRIMO

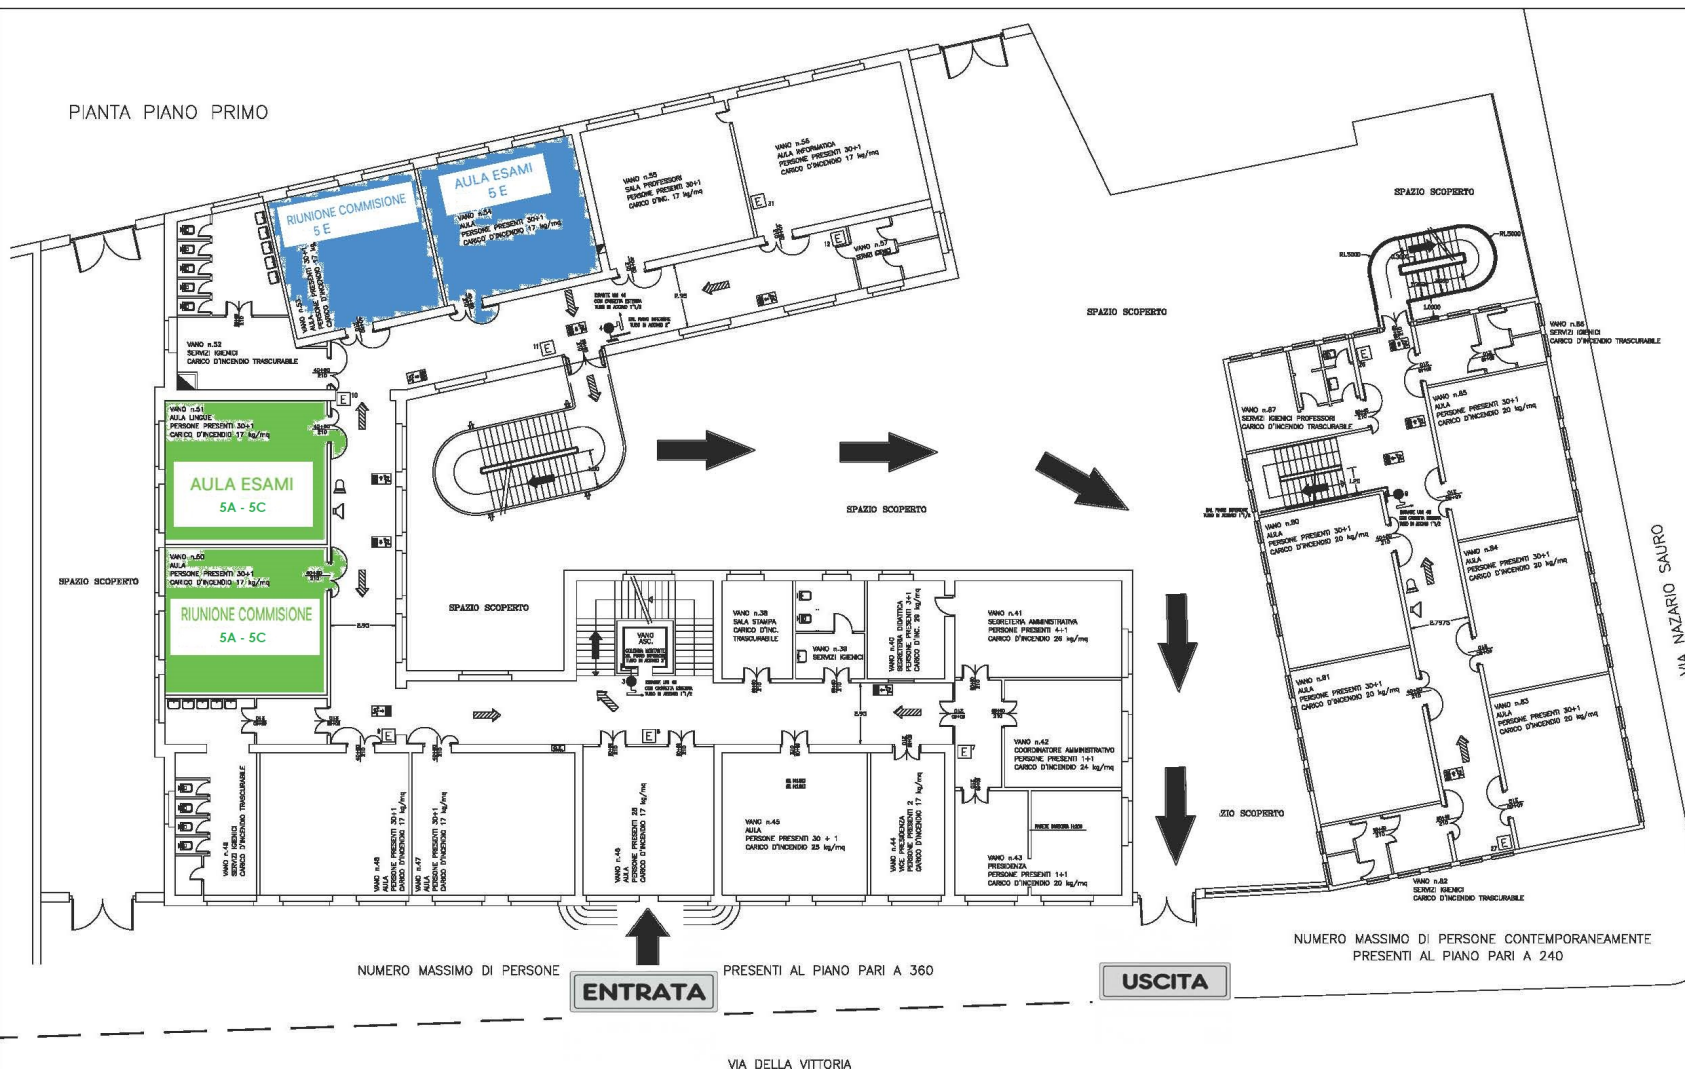

LEGENDA SIMBOLI ANTINCENDIO

- PERCORSO DI USCITA ORIZZONTALE
- PERCORSO DI USCITA VERTICALE
- PERCORSO DI USCITA VERSO IL BARILE
- PORTA RESISTENTE AL FUOCO
- ESTERNO PORTALE A PIANTONE CON CONDOTTORE ESTERNO "TUBO E TUBO"
- ATTACCO PER AEROFONIA, SEMPLICE 100 70
- CONDOTTORE A SALDO CON TUBAZIONE FLESSIBILE DA 200 MMH E LANCIA UN 40
- MANICORE ARRETO CONTROINCENDIO NE 120 O 130
- MANICORE ARRETO CONTROINCENDIO NE 80 O 90

LEGENDA SIMBOLI IMPIANTO ELETTRICO

- SCALDO ELETTRICO
- LINEE LUMINOSI E IMPIANTO IMPIANTO ELETTRICO PER IL CONTROLLO DELLA PRESSIONE E DI LUBRIFICAZIONE
- PANNELLO DI BORDO DI EMERGENZA
- CAMPANELLA STERILE
- ALTOPARLANTE
- MANICORE OTTICO DI PIANO
- MANICORE FISSO DI ESTERNO AD ATTUATORE AUTOMATICO

PROVINCIA DI TERNI
- Ufficio Tecnico -
- Servizio Edilizia -

ELABORATI GRAFICI RELATIVI ALLE ATTIVITA' SOGGETTE AL CONTROLLO DEI VIGILI DEL FUOCO AI SENSI DEL D.M. 16-02-1982

LICEO SCIENTIFICO "R. DONATELLI" TERNI

PRATICA V.V.F. n. 1638
Variante al progetto approvato con Prot. n. 17905 del 29 Ago 2005

DAY.	PROGETTO ANTINCENDIO	Tav.
I	PIANTA PIANO PRIMO	3
		Scala 1/100 Fol. 10/1

GRUPPO DI LAVORO:
Esp. del Provedimento
ARCH. S. BORGHI

Progetto pratica Antincendio
ARCH. S. BORGHI
Per. Inv. P. BOZZA

Il Dirigente del Servizio
ARCH. D. VENTI